


POZN:

Pro vsakování je nutné používat vhodný typ filtrační geotextílie s odpovídajícími technickými parametry, které zaručují správné a dlouhodobé fungování vsakovacího objektu:

- Plošná hmotnost: 200 g / m2
- Tloušťka: ≥ 2 mm
- Statická zkouška protřetí: 2,0 kN
- Životnost: min 25 let
- Charakt. světlá šířka otvorů: 0,08 mm
- Hodnota kf (při 20 kPa): 6 x 10-2 m/s
- Propustnost pro vodu dle EN ISO 11058: 90 l/sm2

REZ

Vsakovací galerie z bloků Rigofill ST-B
Rigofill ST-B bloky s Quadro-control ST-B šachtou
Vícevrstvé provedení

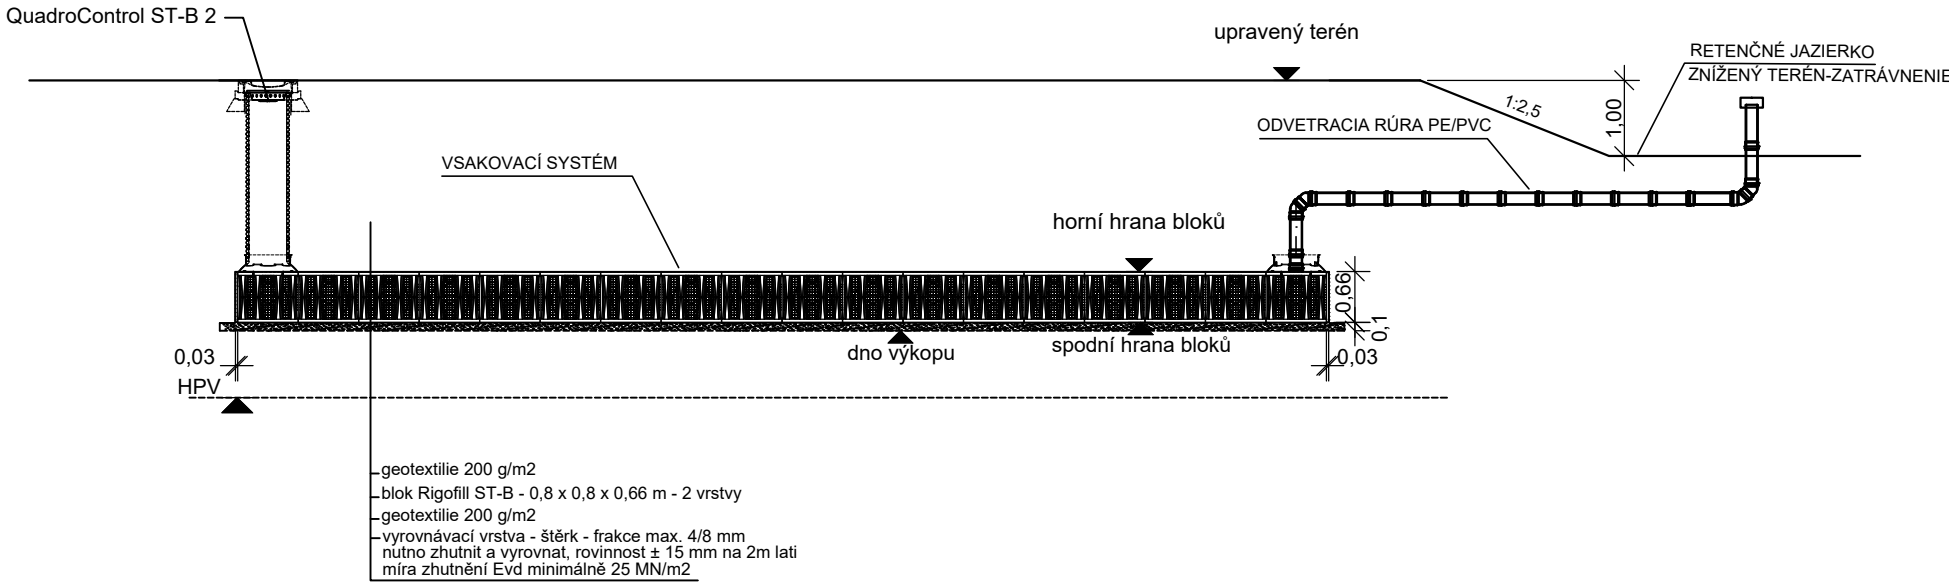


- geotextilie 200 g/m2
- blok Rigofill ST-B - 0,8 x 0,8 x 0,66 m - 2 vrstvy
- geotextilie 200 g/m2
- vyrovňovací vrstva - štěrk - frakce max. 4/8 mm
- nutno zhutnit a vyrovnat, rovinnost ± 15 mm na 2m lati
- míra zhutnění Evd minimálně 25 MN/m2


Systém Rigofill nabízí možnost vytvoření libovolného tvaru vsakovacích nebo retenčních objektů. Akumulační schopnost 96% zaručuje maximální využití vytvořeného podzemního objektu a díky křížovému reviznímu tunelu jsou bloky plně kontrolovatelné a čistitelné. Při použití dostatečného množství integrovaných kontrolních a čistících šachet je tak možno dosáhnout dlouhé životnosti celého systému.

Výkres prvků Rigofill ST-B


QuadroControl ST-B 2
Půdorys

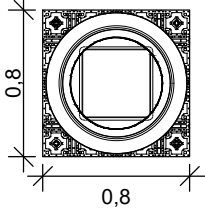


Rigofill ST-B
Půdorys

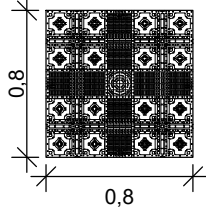

QuadroControl ST-B2
Boční pohled
(bez mřížky)

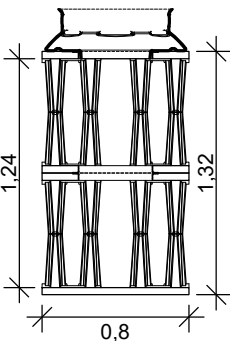

Rigofill ST-B
Boční pohled
(bez mřížky)

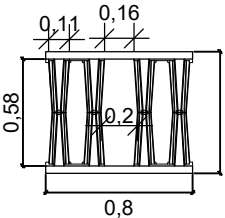

Dôležité upozornenie:
Všeobecné pokyny pre používanie našich produktov a systémov:
Nami poskytnuté informácie, ktoré sa týkajú aplikácii a montáže produktov a systémov spol. Fränkische, vychádzajú z nami vydaných podkladov, resp. v prípadoch, ak poskytujeme nejaké posúdenia, tak tieto informácie, posúdenia a podklady sú nami vytvárané výhradne na základe informácií, ktoré nám boli poskytnuté k takémuto účelu. Neručíme za prípadné negatívne následky, ktoré boli zapríčinené tým, že sme neobdržali presné informácie, alebo sme obdržali informácie akokoľvek skreslené. Pokiaľ by nastaly zmeny oproti pôvodnej situácii, alebo vznikli nové montážne podmienky, alebo ak sa uplatnia nové, resp. iné technológie pokládky, je potrebné si ich odsúhlasiť so spoločnosťou FRANKISCHE, nakoľko tieto podmienky, resp. technológie, môžu mať za následok zmenu v posudzovaní celej situácie a môžu mať za následok aj zmenu v posúdení a návrhu produktov.

Nezávisle na tom si musí vhodnosť produktov a systémov z nami vydaných podkladov pre daný účel použitia overiť sám zákazník.

Neposkytujeme žiadnu záruku za systémové vlastnosti a funkciu zariadenia pri použití cudzích produktov, alebo cudzích dielov príslušenstva v spojení so systémom spoločnosti FRANKISCHE. Záruka na systém bude poskytnutá len pri použití originálnych produktov FRANKISCHE.

Pre návrh, dimenzovanie a pokládku mimo územia SRN je nutné sa riadiť miestne príslušnými predpismi, normami a platnou legislatívou.

Projektová dokumentácia je spracovaná v rozsahu pre žiadosť o stavebné povolenie. Pred realizáciou je nutné vypracovať realizačný projekt stavby, ako aj ďalšie podrobnosti, špecifikácie, výpisy a detaily. Pri nešpecifikovaní kritérií je nutné dodržať zákony, technické normy a predpisy výrobcov. Akékoľvek zmeny je potrebné konzultovať s projektantom !
Projektant nenesie žiadnu zodpovednosť za zmeny uskutočnené bez jeho písomného súhlasu.

REVÍZIA / REVISION	DÁTUM / DATE	POPIS / DESCRIPTION

VÝŠKOVÝ SYSTÉM BpV	
SÚRADNICOVÝ SYSTÉM S-JTSK	

NÁZOV STAVBY PROJECT		PTPZ Eurovalley, Plavecký Štvrtok - Zóna E - Haly	
MIESTO STAVBY CONSTRUCTION SITE		okres: Malacky, obec: Plavecký Štvrtok, k.ú.: Plavecký Štvrtok	
STUPEŇ PLANNING STAGE		PROJEKT PRE ZMENU STAVBY PRED DOKONČENÍM	
INVESTOR CLIENT		Panattoni Park Bratislava North s.r.o. Eurovea Central 1 Pribinova 4 811 09 Bratislava 1 PANATTONI	
GENERÁLNY PROJEKTANT		JFcon, s.r.o. Družstevná 942/6, 031 01 Liptovský Mikuláš, www.jfcon.sk JFcon	
PROJECT MANAGER HIP		ING. PETER JURÁŠ, PhD. ING. JÁN FAJNOR INŽINIERSKA A PROJEKČNÁ ČINNOSŤ	
OBJEKT OBJECT			
EH 540 Dažd'ová kanalizácia v sektore SE1 EH 541 Dažd'ová kanalizácia v sektore SE2 EH 550 Vsakovacia kanalizácia v sektore SE1 EH 551 Vsakovacia kanalizácia v sektore SE2			
ČASŤ PART		VODNÉ HOSPODÁRSTVO / WATER MANAGEMENT	
PROJEKTANT ČASTI PART PLANER		VAMI, s.r.o. Trenčianska 15, 821 09 Bratislava AQUAPRO Hlaváčikova 4, 841 05 Bratislava	
ZODPOVEDNÝ PROJEKTANT		ING. ŠTEFAN KRCHŇÁK, ING. MIROSLAVA VAŇUROVÁ	
VYPRACOVAL		ING. ŠTEFAN KRCHŇÁK, ING. MIROSLAVA VAŇUROVÁ	
NÁZOV VÝKRESU		VZOROVÝ VSAKOVACÍ SYSTÉM MIERKA SCALE 1: 100 FORMÁT DRAWING SIZE 3xA4 DÁTUM DATE 11/2021	
STAVEBNÝ OBJEKT		EH 540,541,550,551 ČASŤ PROJEKTU VHS ČÍSLO PRÍLOHY 32 REVÍZIA REVISION R0 SADA COPY	